


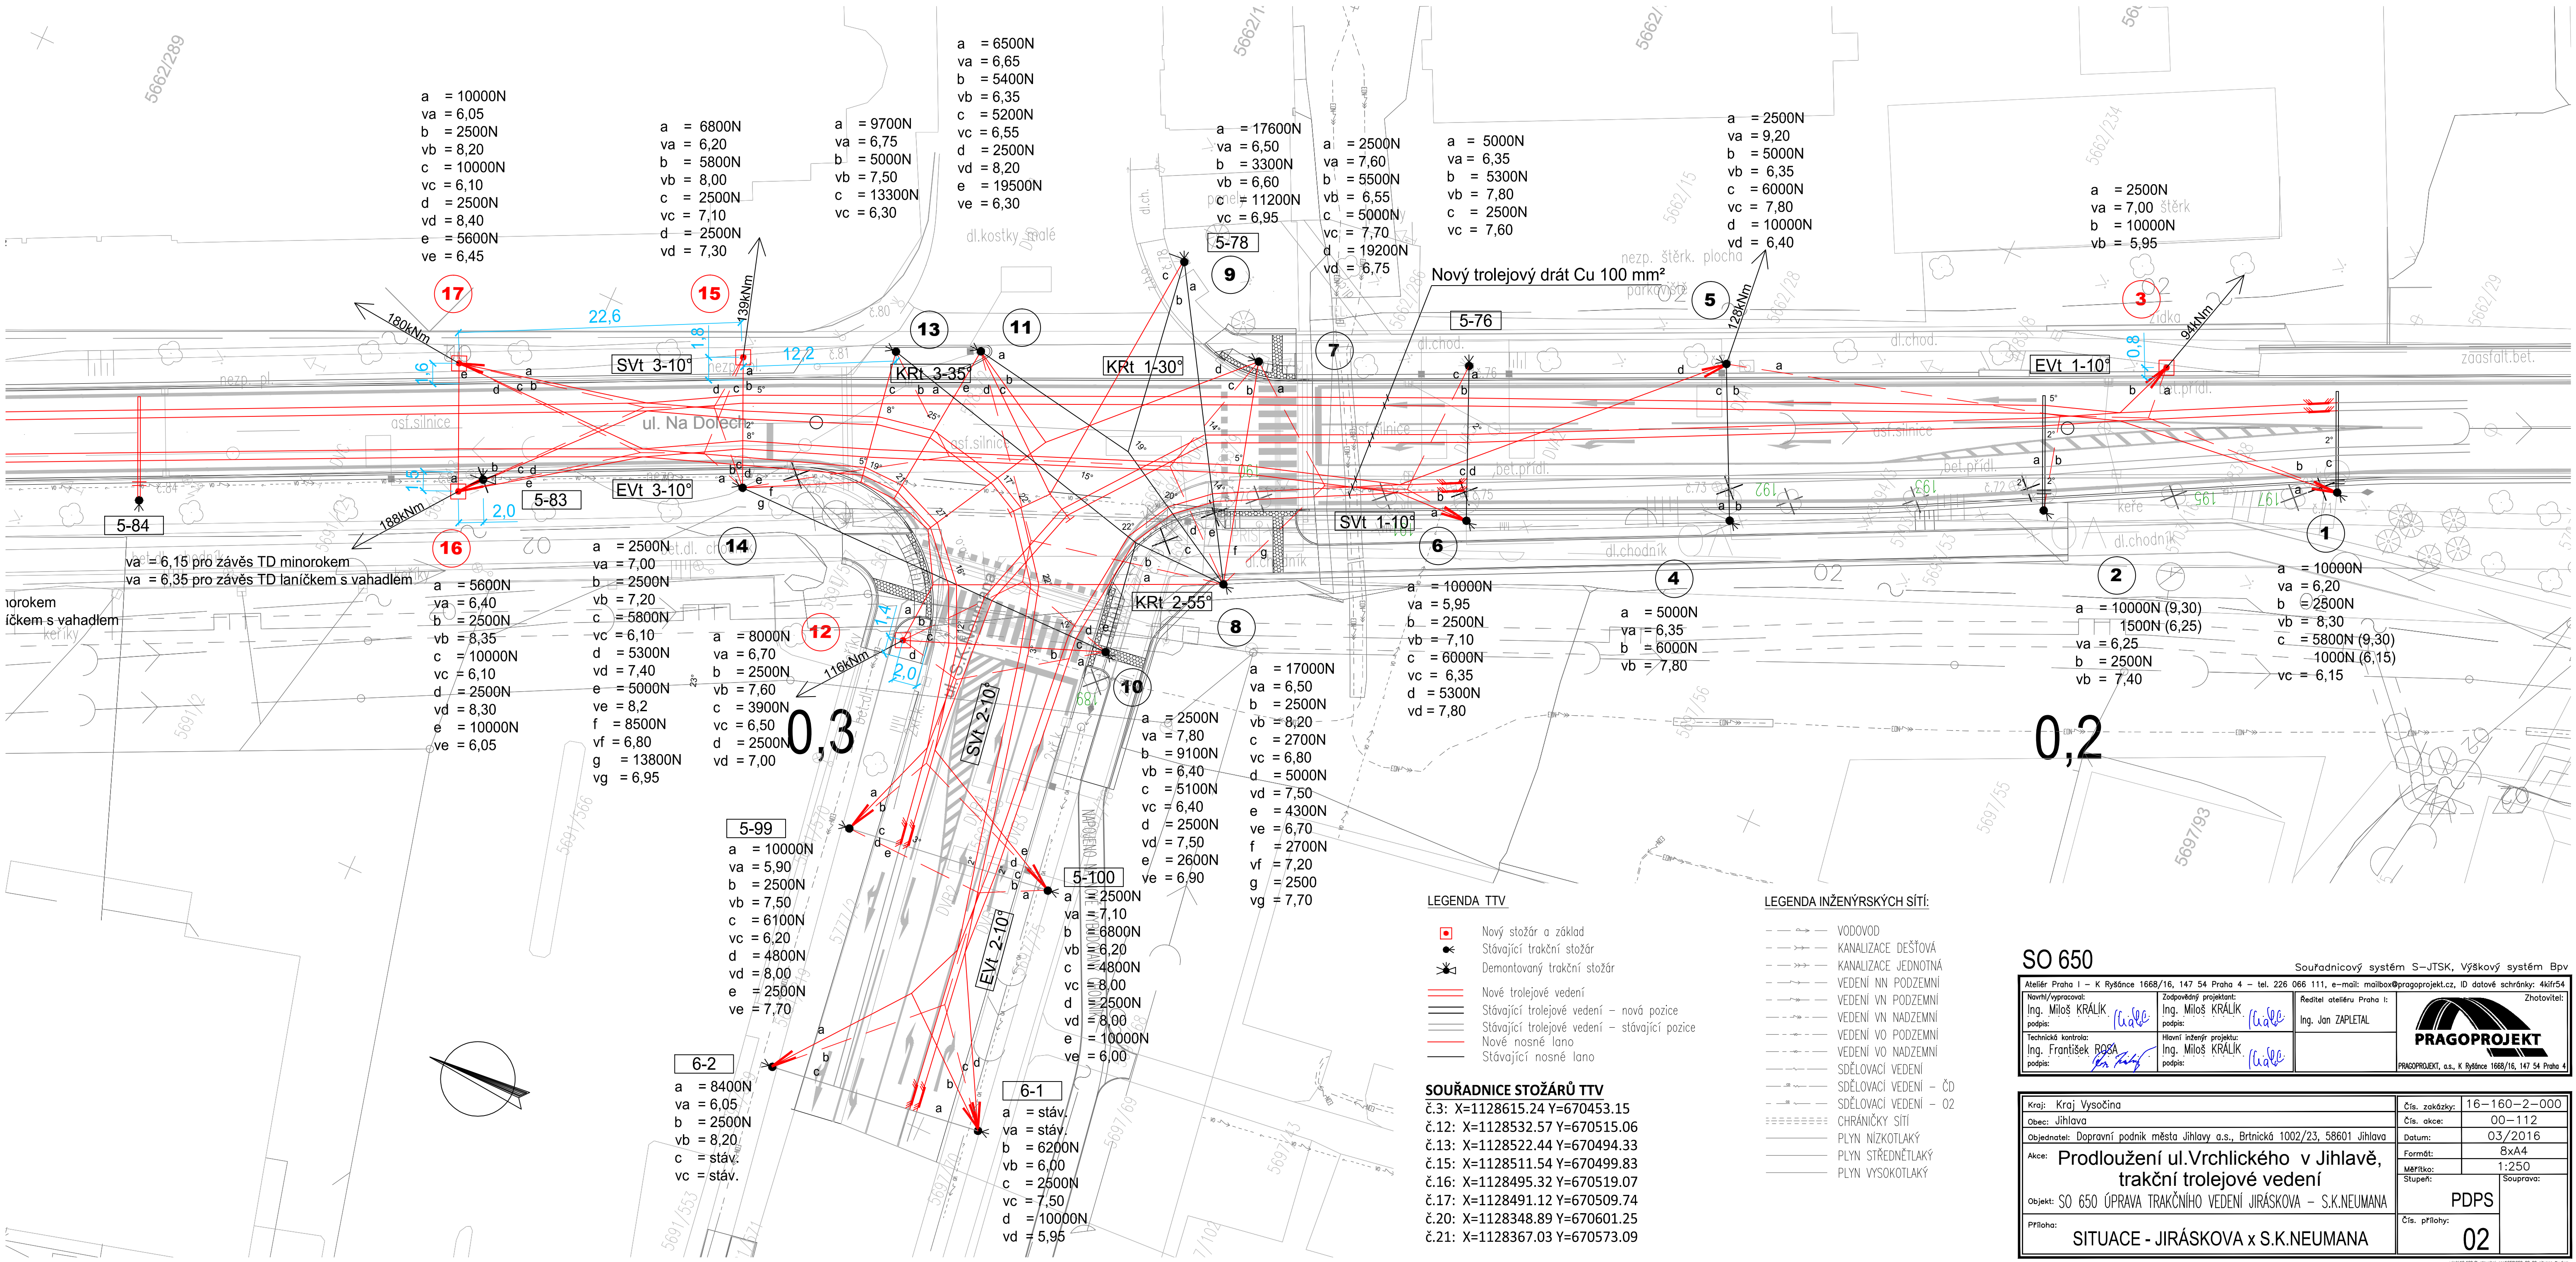

LEGENDA TTV

- Nový stožár a základ
- Stávající trakční stožár
- Demontovaný trakční stožár
- Nové trolejové vedení
- Stávající trolejové vedení - nová pozice
- Stávající trolejové vedení - stávající pozice
- Nové nosné lano
- Stávající nosné lano

SOUŘADNICE STOŽÁRŮ TTV

č.3: X=1128615.24 Y=670453.15
č.12: X=1128532.57 Y=670515.06
č.13: X=1128522.44 Y=670494.33
č.15: X=1128511.54 Y=670499.83
č.16: X=1128495.32 Y=670519.07
č.17: X=1128491.12 Y=670509.74
č.20: X=1128348.89 Y=670601.25
č.21: X=1128367.03 Y=670573.09

LEGENDA INŽENÝRSKÝCH SÍTÍ:

- VODOVOD
- KANALIZACE DEŠŮVÁ
- KANALIZACE JEDNOTNÁ
- VEDENÍ NN PODZEMNÍ
- VEDENÍ VN PODZEMNÍ
- VEDENÍ VN NADZEMNÍ
- VEDENÍ VO PODZEMNÍ
- VEDENÍ VO NADZEMNÍ
- SDĚLOVACÍ VEDENÍ
- SDĚLOVACÍ VEDENÍ - ČD
- SDĚLOVACÍ VEDENÍ - O2
- CHRAŇNÍČKY SÍTÍ
- PLYN NÍZKOTLAKÝ
- PLYN STŘEDNĚTLAKÝ
- PLYN VYSOKOTLAKÝ

SO 650

Souřadnicový systém S-JTSK, Výškový systém Bpv

Ateliér: Praha 1 - K Ryšánské 1668/16, 147 54 Praha 4 - tel. 226 066 111, e-mail: mail@pragoprojekt.cz, ID datové schránky: 4křf54	Zodpovědný projektant: Ing. Miloš KRÁLÍK podpis: <i>(signature)</i>	Ředitel ateliéru Praha 1: Ing. Jan ZAPLETAL podpis: <i>(signature)</i>	Zhotovitel: PRAGOPROJEKT PRAGOPROJEKT, a.s., K Ryšánské 1668/16, 147 54 Praha 4
Návrh/vypracoval: Ing. Miloš KRÁLÍK podpis: <i>(signature)</i>	Hlavní inženýr projektu: Ing. Miloš KRÁLÍK podpis: <i>(signature)</i>		
Technická kontrola: Ing. František BOŠA podpis: <i>(signature)</i>			

Kraj: Kraj Vysočina	Čís. zakázky: 16-160-2-000
Obec: Jihlava	Čís. akce: 00-112
Objednatel: Dopravní podnik města Jihlavy a.s., Brtnická 1002/23, 58601 Jihlava	Datum: 03/2016
Akce: Prodloužení ul. Vrchlického v Jihlavě, trakční trolejové vedení	Formát: 8xA4
Objekt: SO 650 ÚPRAVA TRAKČNÍHO VEDENÍ JIRÁSKOVA - S.K.NEUMANA	Měřítko: 1:250
Příloha: SITUACE - JIRÁSKOVA x S.K.NEUMANA	Stupeň: Souprava: PDPS
	Čís. přílohy: 02